



記号	品名	規格	数量
①	電圧スイッチ	1P10A	10
②	電圧スイッチ	1P4A×1PL	10
③	電圧スイッチ	2P15A	10
④	電圧スイッチ	(設備用)	10
⑤	電圧コンセント	2P15A×2	10
⑥	電圧コンセント	2P15A×2 (設備用)	10
⑦	照明器具	AC100V10A	10
⑧	照明器具		

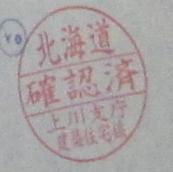


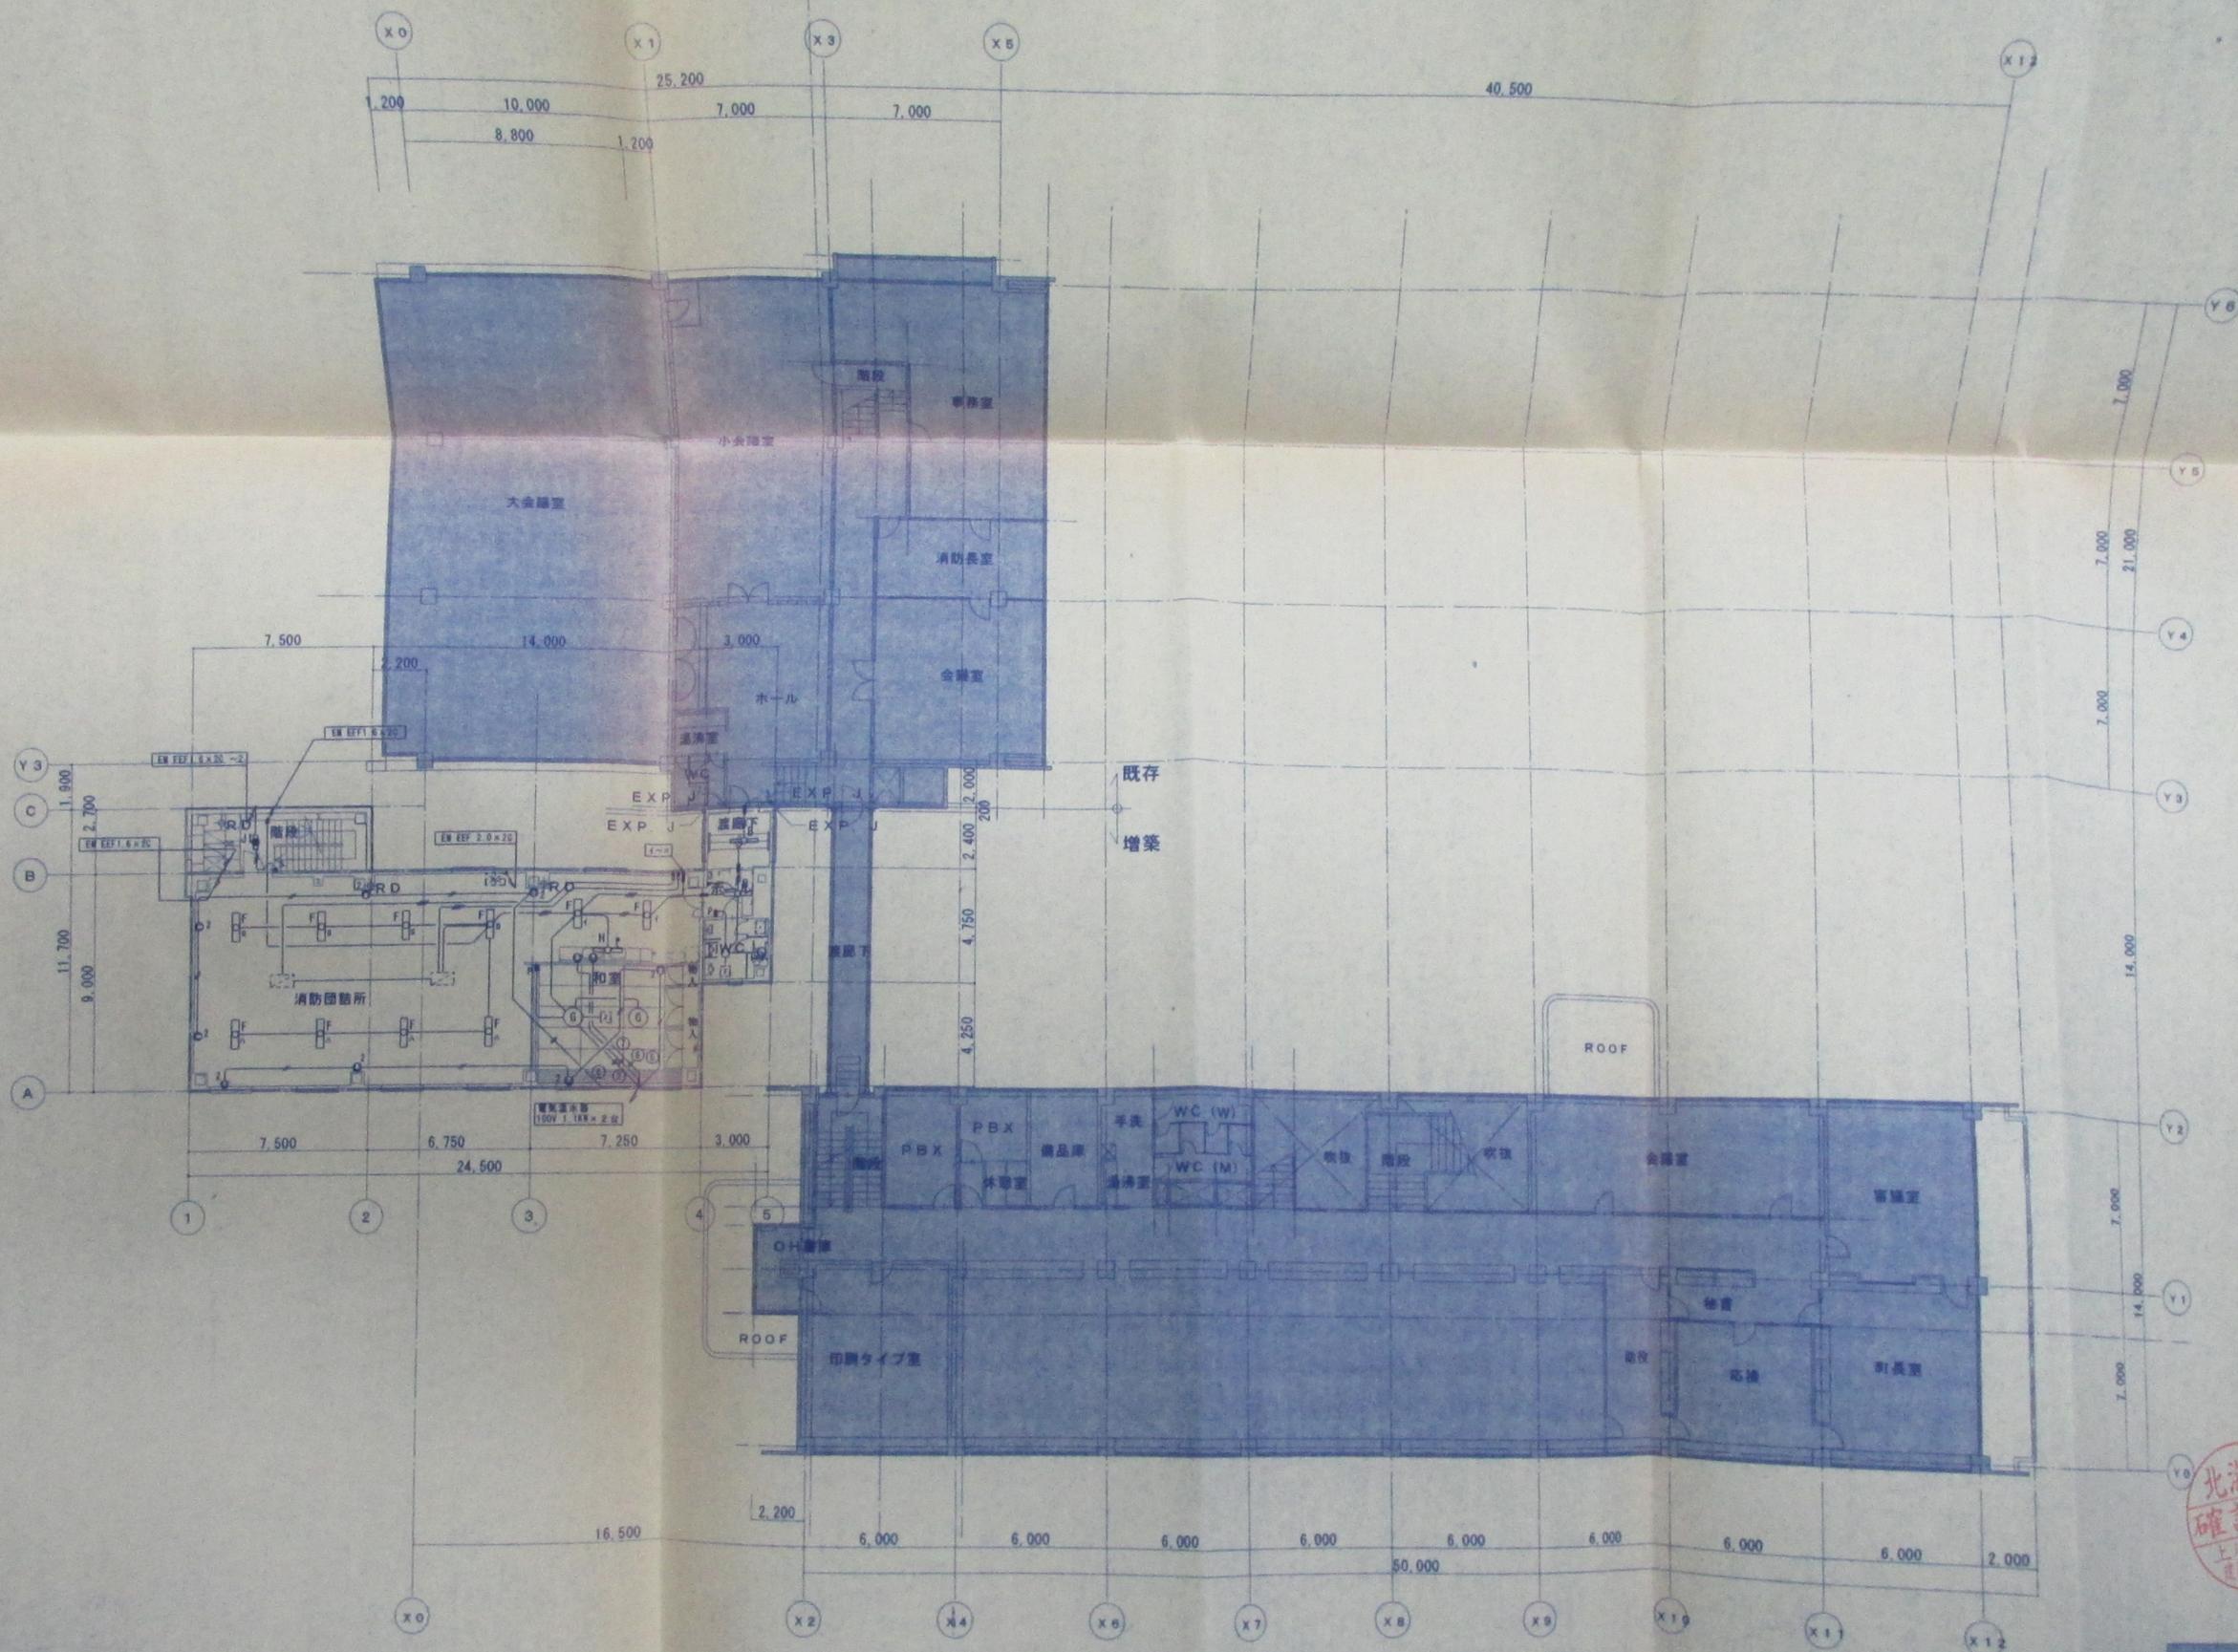


2階平面図

株式会社 中原建築設計事務所

管理建築士	1級建築士登録第84073号 井波 信夫	校閲	計画	設計	概算	製図	監理	監理修正
設計年月	2006—							

工事名	消防防災車庫兼消防団館新築工事		図号	建設部
図面名	2階 電灯・コンセント設備配線図	縮尺	1/200	電気
				E-9

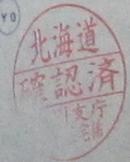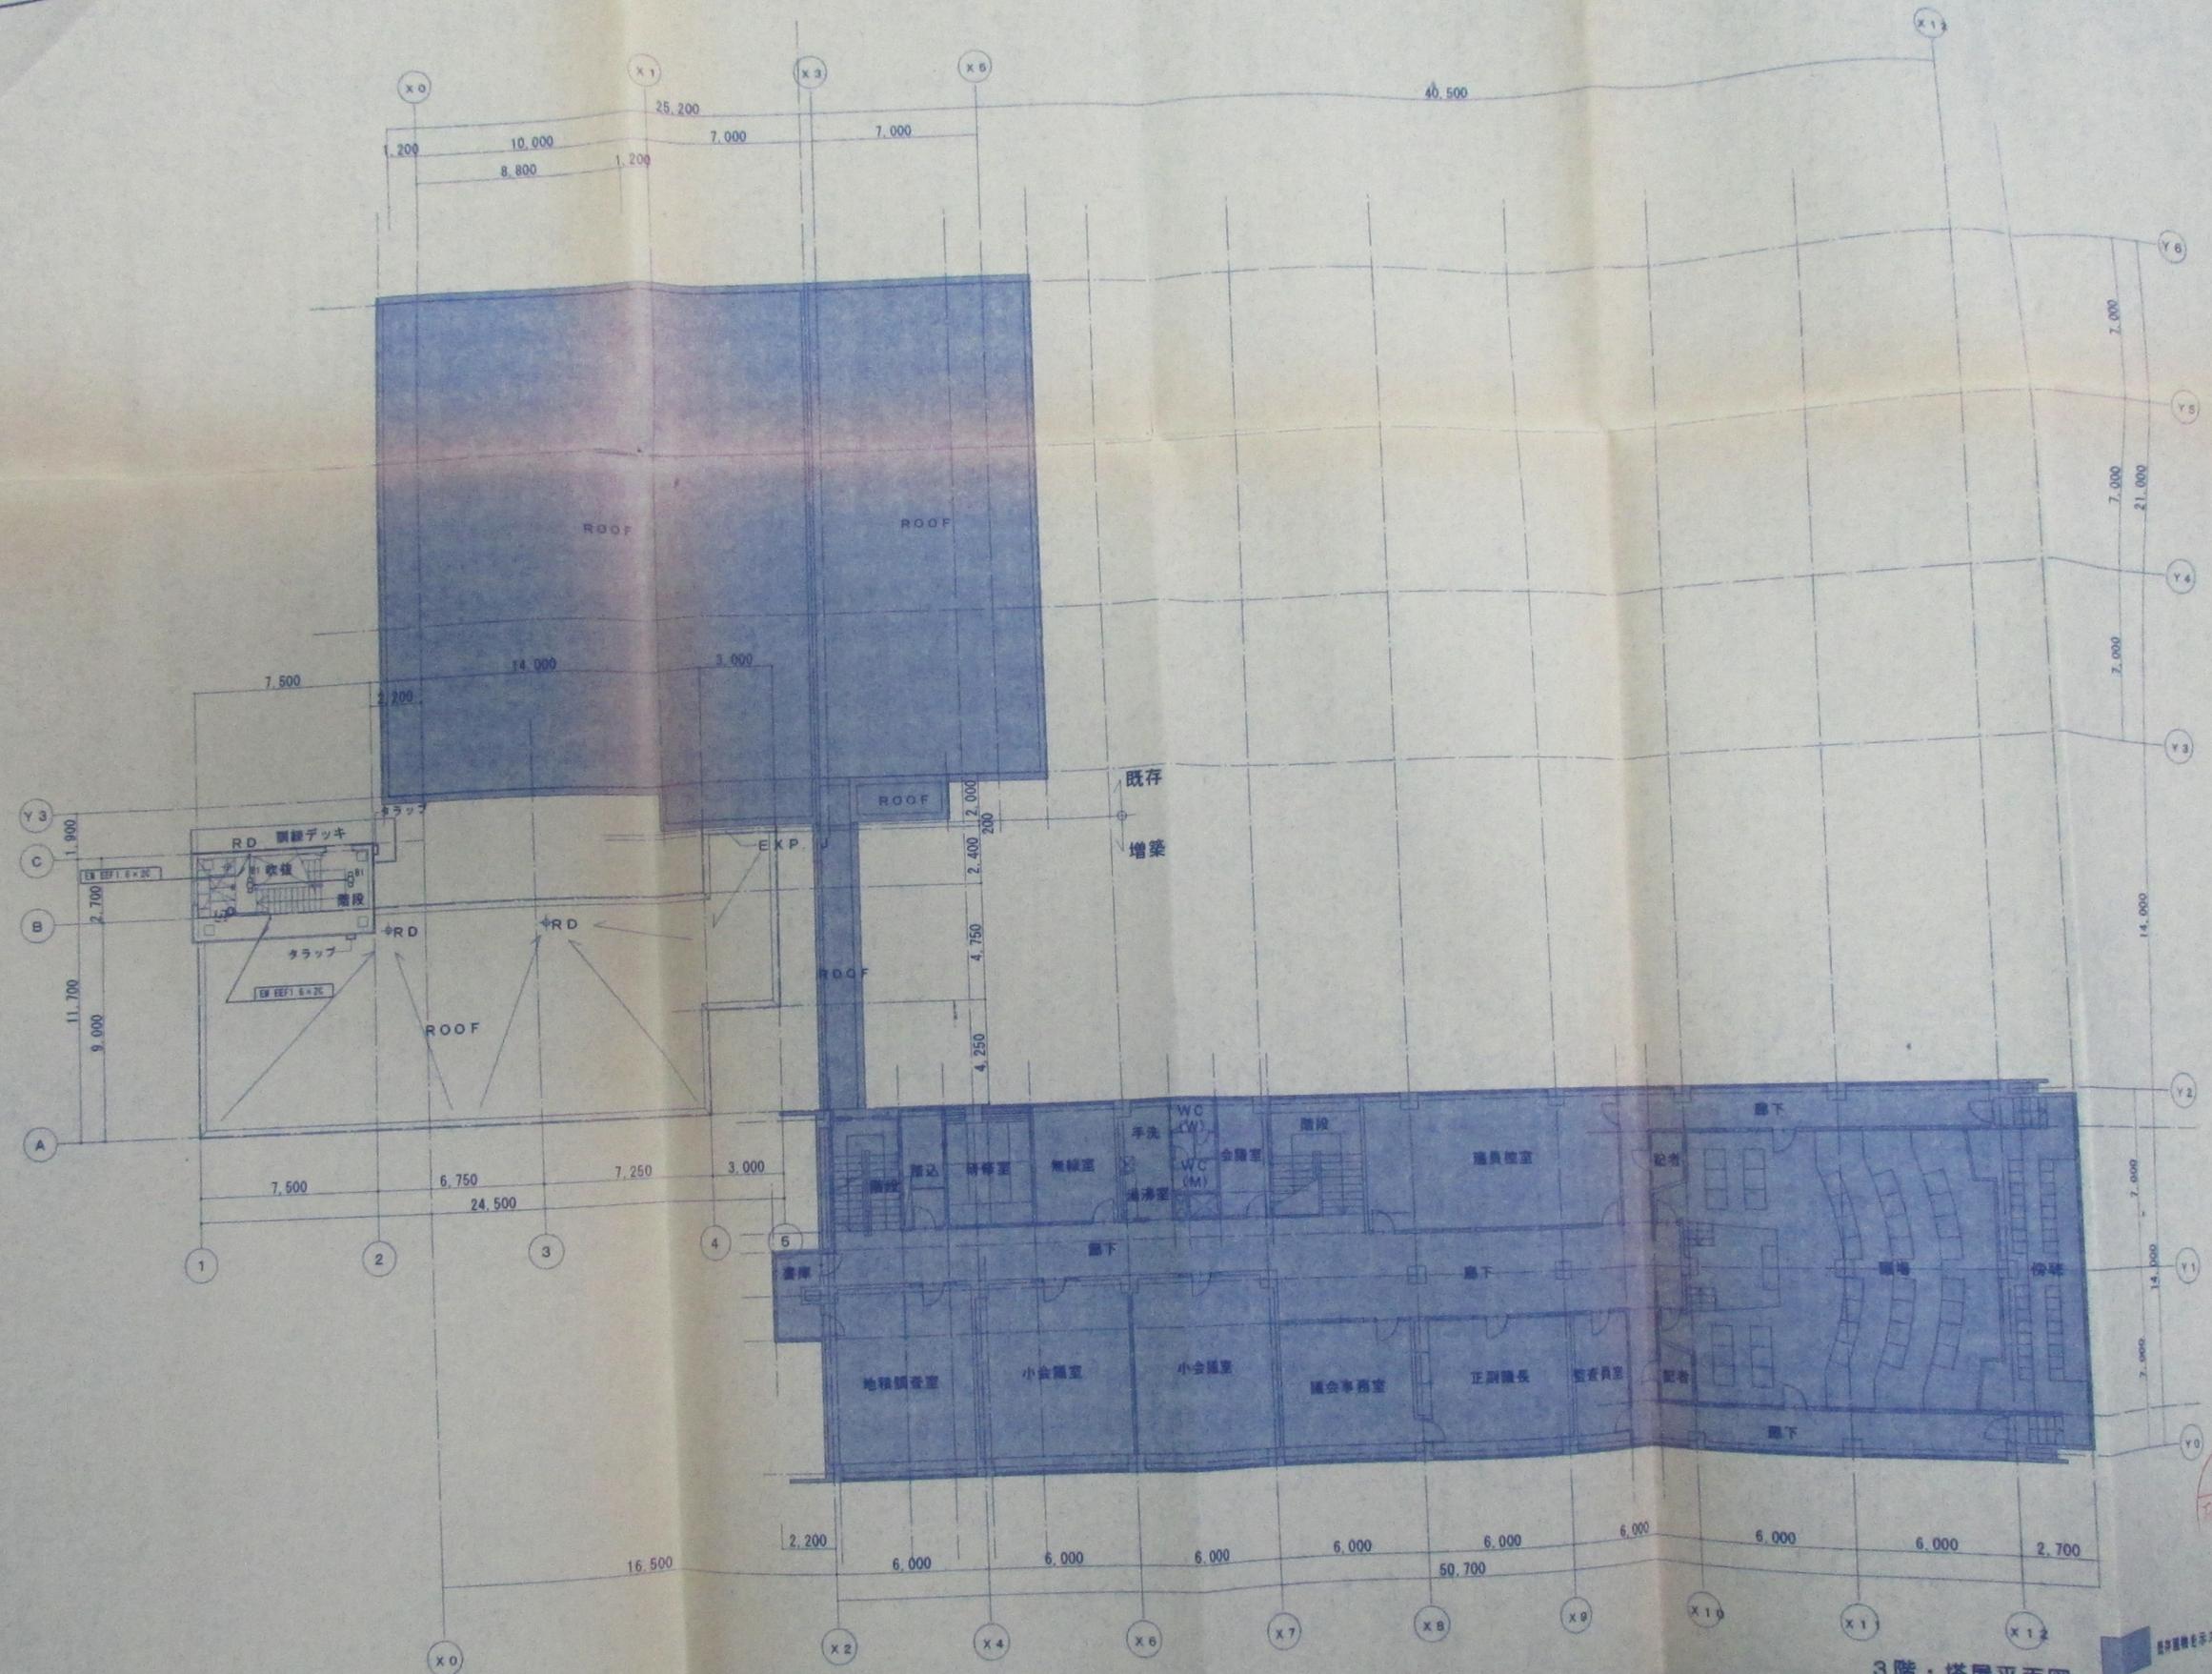

3階・塔屋平面図

株式会社 中原建築設計事務所

管理建築士	1級建築士登録第84073号 井波 信夫	検印	計画	設計	担当	製図	製図訂正	工事名	消防防災車庫兼消防団事務所新築工事	図名	塔屋 電灯・コンセント設備配線図	縮尺	1/200	図番	E-10
設計年月	2006-							図番	塔屋 電灯・コンセント設備配線図	縮尺	1/200				