


材 鋼板 白色
JALIL ガラス 乳白
(7号型)



材 反射板
鋼板 白色

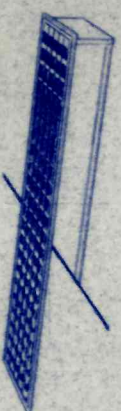

材 鋼板 白色
JALIL ガラス 乳白
(銀色鏡面)



Fig - 1 FL 40W x 2

Fig-2-1 FL 40W x 2

Fig-2-2 40W x 2 非照明電灯用

Fig - 3 FL 40W x 2 0A用ガラス


Fig - 4 FL 40W



ガラス ガラス



材 ガラス ガラス(白色)
ガラス ガラス(透明)

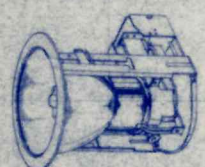

材 鋼板 ガラス
反射板 銀色鏡面




Fig - 8 FL 15W x 1

Fig - 9 FL 20W x 1

Fig-10-1 FDL 18W

Fig-10-2 FDL 27W


Fig - 11 FDL 18W

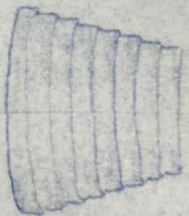

材 白色



材 黒色
反射板
反射板

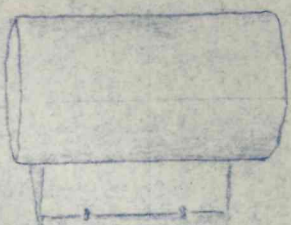

材 ガラス
反射板
反射板


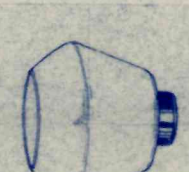


Fig - 15 HICA 150W 高圧電球


Fig - 16 IL 60W

Fig - 17 MF 100W 定電圧電球

Fig - 18 IL 60W

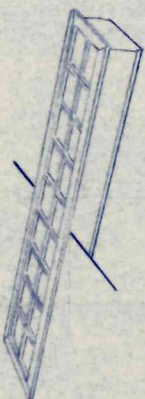

材 ガラス
反射板
反射板

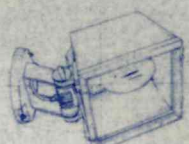

材 ガラス
反射板
反射板

Fig - 22 FL 40W x 2

Fig - 23 MF 400W












一級建築士事務所 北海道知事登録(上)204
株式会社 創明建築設計事務所
SOUMEI ARCHITECTS & ENGINEERS

旭川市8条通17丁目右1号
☎ (0166) (代)26-1338
FAX 26-2905

管理建築士
一級建築士登録第143974号
三 嶋 幸 利

工事名

セントラルプラザ新築工事

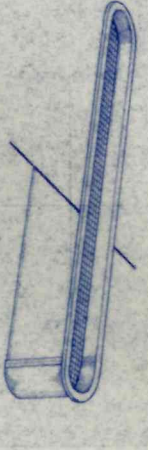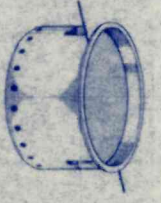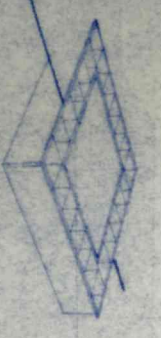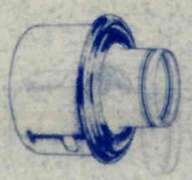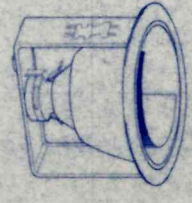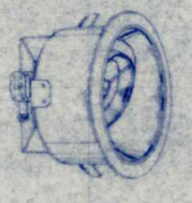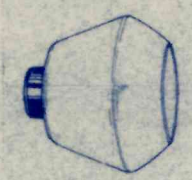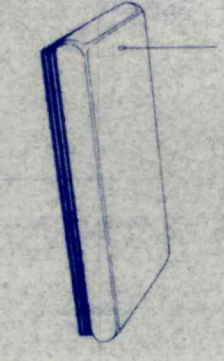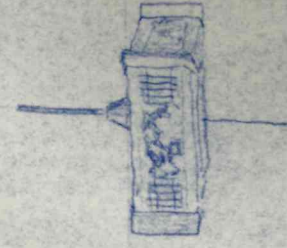			
本体ルバー、銅板白色 反射板 アルミ鏡面	枠 銅板白色 ルバー アルミ・	枠 銅板白色 アルミ 反射板	枠 銅板白色 ルバー アルミ・ 反射板 アルミ鏡面
FL 40 ^W x 1 ユニバーサリシェー	Fig - 5 FL 20 ^W x 1	Fig - 6 FCL 40 ^W x 3	Fig - 7 FPL 55 ^W x 4
			
枠 鏡面仕 ガラス 透明	枠 アルミ黒 バッセル・	板 銅板黒色面 反射板 アルミ	シー アルミ 枠 黒色面
FDL 18 ^W	Fig - 12 IL 100 ^W ハイランプ	Fig - 13 IL 80 ^W ユニバーサリシェー	Fig - 14 IL 85 ^W ミニハロゲン球
			
70-J アクリルシェー	枠 銅板白色	枠 アクリルシェー 70-J アルミ鏡面	セード アクリルシェー 模様・
IL 60 ^W	Fig - 19 IL 40 ^W ノール球	Fig - 20 FL 20 ^W x 4	Fig - 21 FCL 30 ^W x 2
			
			K1 - IRS2 - 20 IL 20 ^W 非常照明 電池式

新築工事	年月日	担当建築士 加藤 寛	図面名 照明器具姿図	縮尺	検図 三	担当 三	製図 三	図面番号 E - 7
------	-----	---------------	---------------	----	---------	---------	---------	---------------



小会議室		
FRS3	- 402	4


会議室		
Fig-2-1	- 402	10
Fig-2-2	- 402	2

女子便所		
FSS1	- 401	2
Fig-10-1	- 18	2

物品庫		
FSS4	- 201	1
FSS4	- 401	4

研修室		
FRS8	- 402	6
K1 - FRS8	- 402	2

男子便所		
FSS1	- 401	1
Fig-10-1	- 18	3

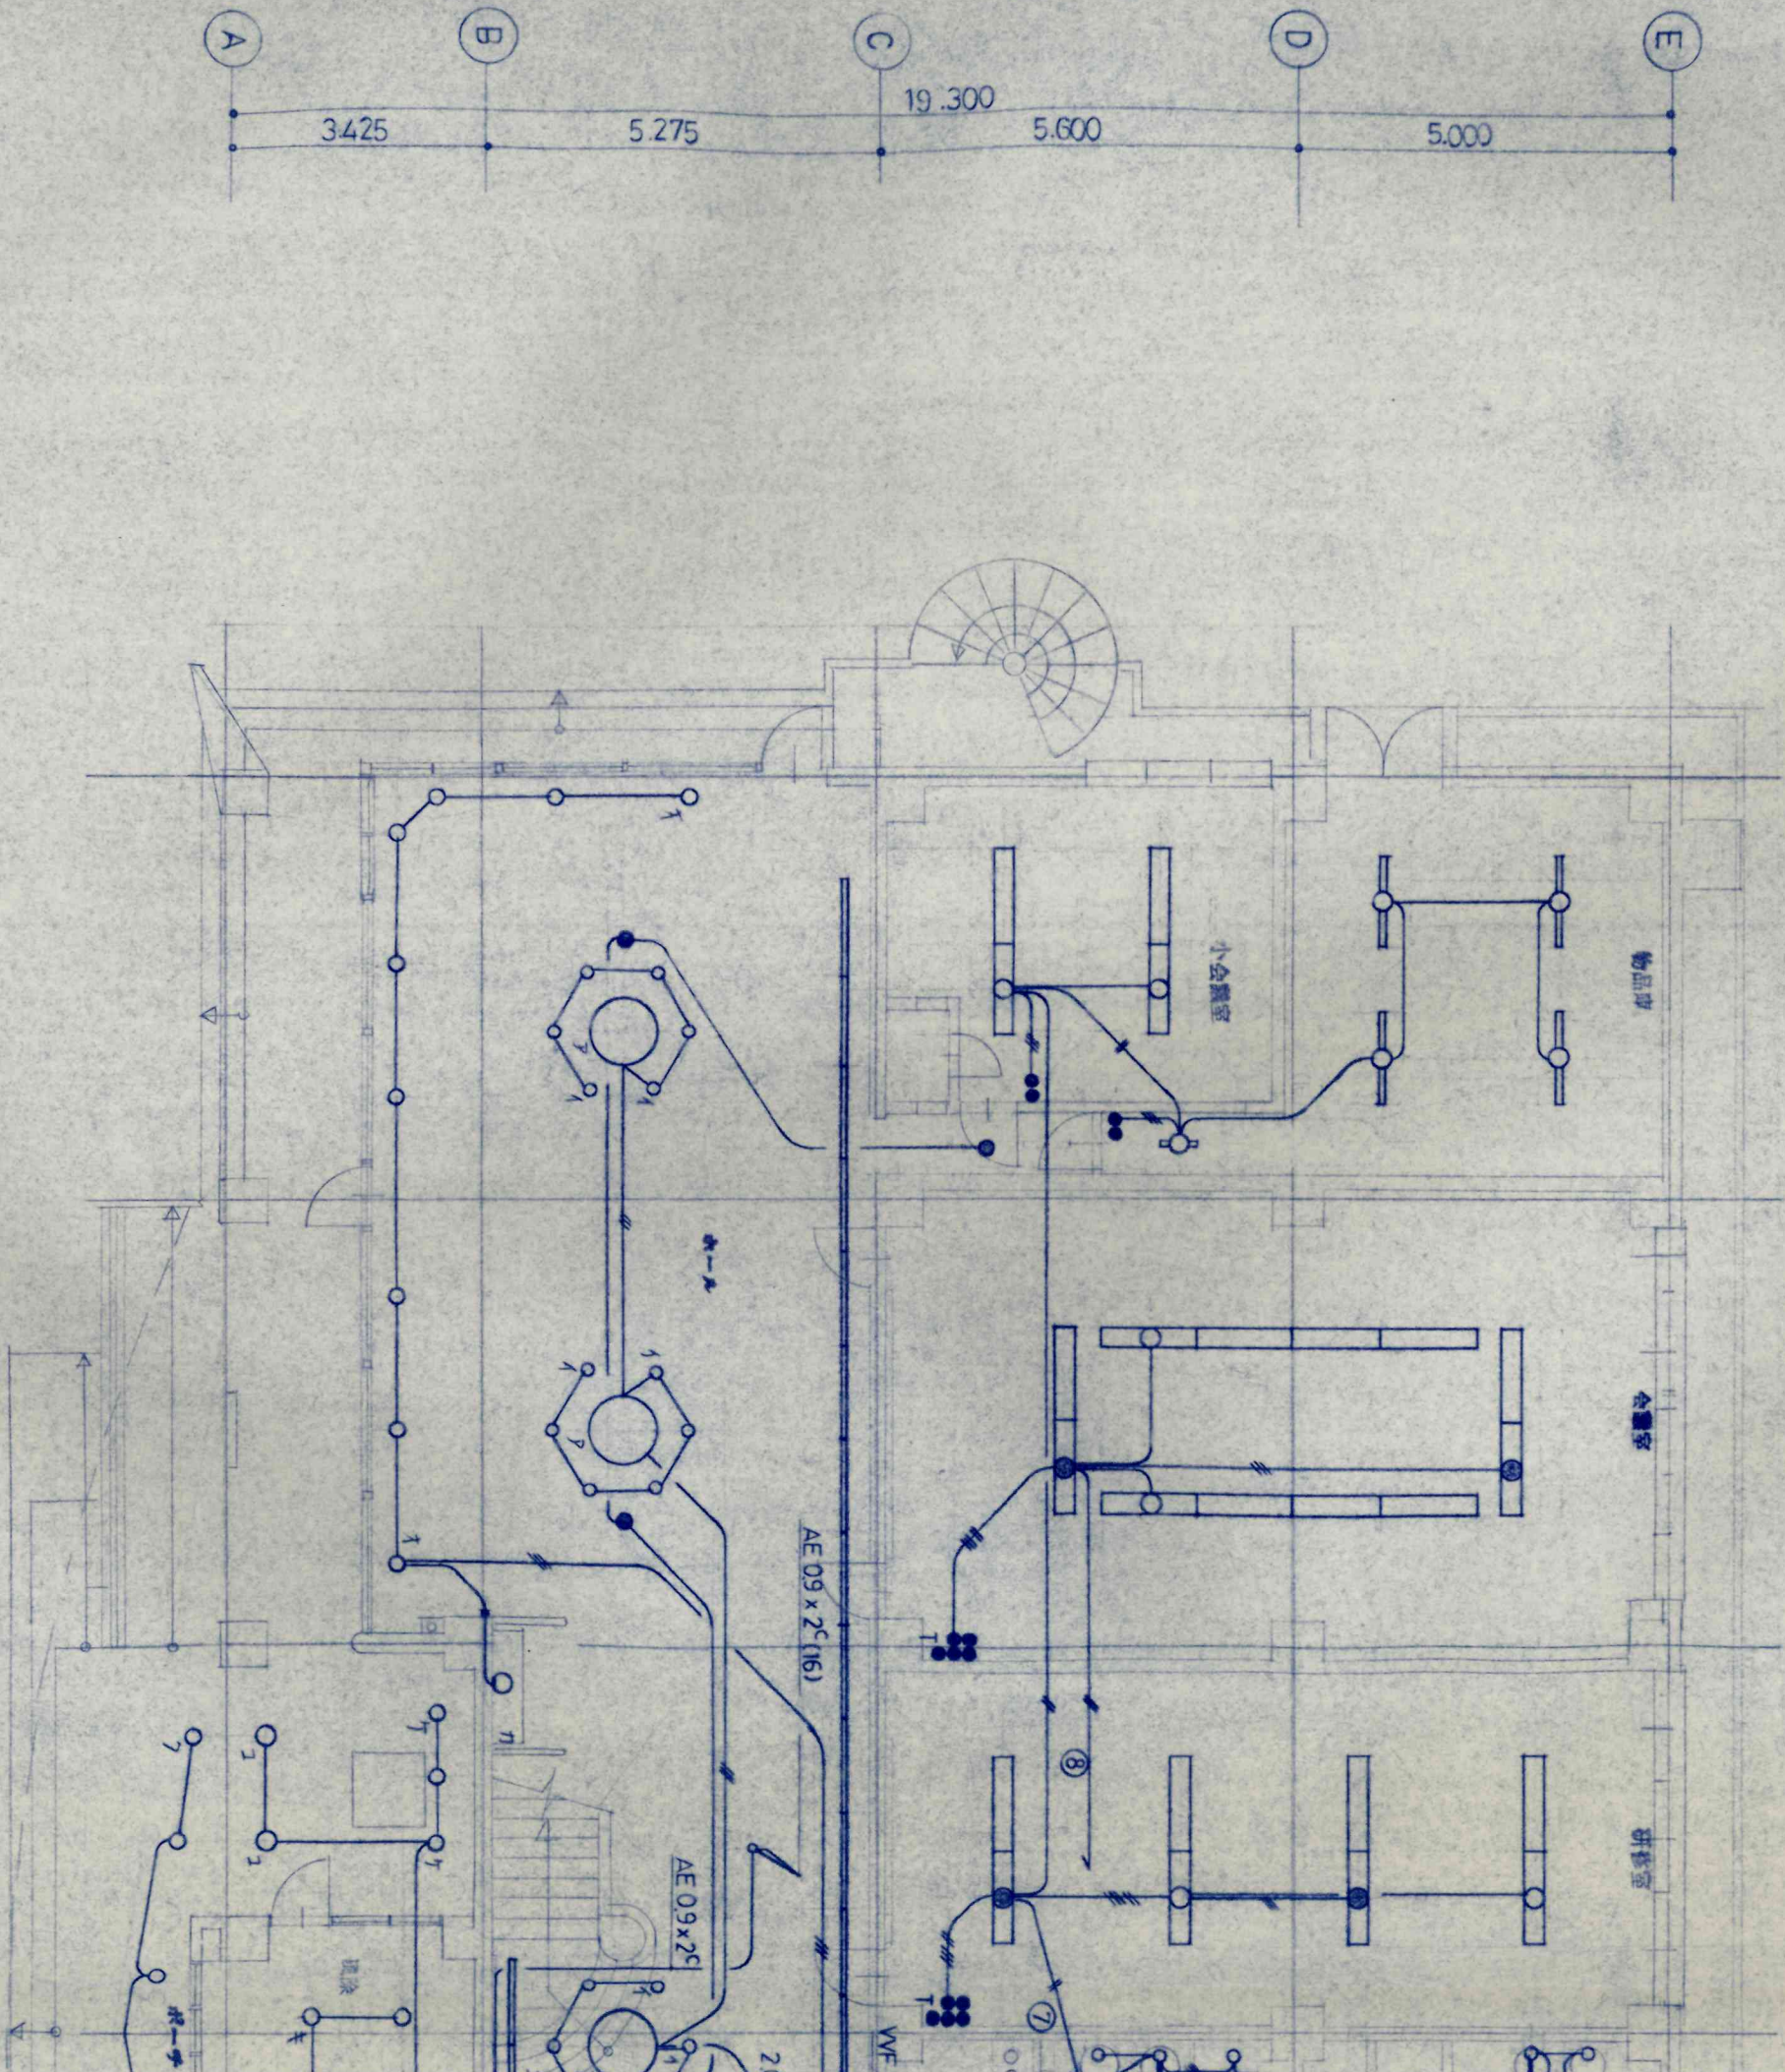

カーブ		
Fig - 4	- 401	16
Fig - 6	- 403	3
Fig - 10-1	- 18	18
Fig - 10-2	- 27	9
Fig - 16	- 60	1
K1 - IRS2	- 20	4

ボーチ 風除		
Fig - 10-2	- 27	2
Fig - 12	- 100	6
Fig - 13	- 80	3
Fig - 14	- 85	2

風除室		
Fig - 4	- 401	4
K1 - IRS2	- 20	1

セントラルホール		
Fig - 15	- 150	2



更衣室	401	2
洗面室	18	2

管理室	FSS4	- 401	1
-----	------	-------	---

物品庫兼ロッカー室	FSS4	- 401	1
-----------	------	-------	---

脱衣室	Fig 19	- 40	1
-----	--------	------	---


和室	Fig - 21	- C302	1
----	----------	--------	---

便所	401	1
洗面室	18	3

研修室	FRS3	- 401	1
廊下	Fig - 8	- 151	1

廊下	Fig-10-2	- 27	6
廊下	K1 - IRS2	- 20	2

女子更衣室	Fig - 9	- 201	1
女子更衣室	Fig - 18	- 60	1
女子更衣室	K1 - IRS2	- 20	1

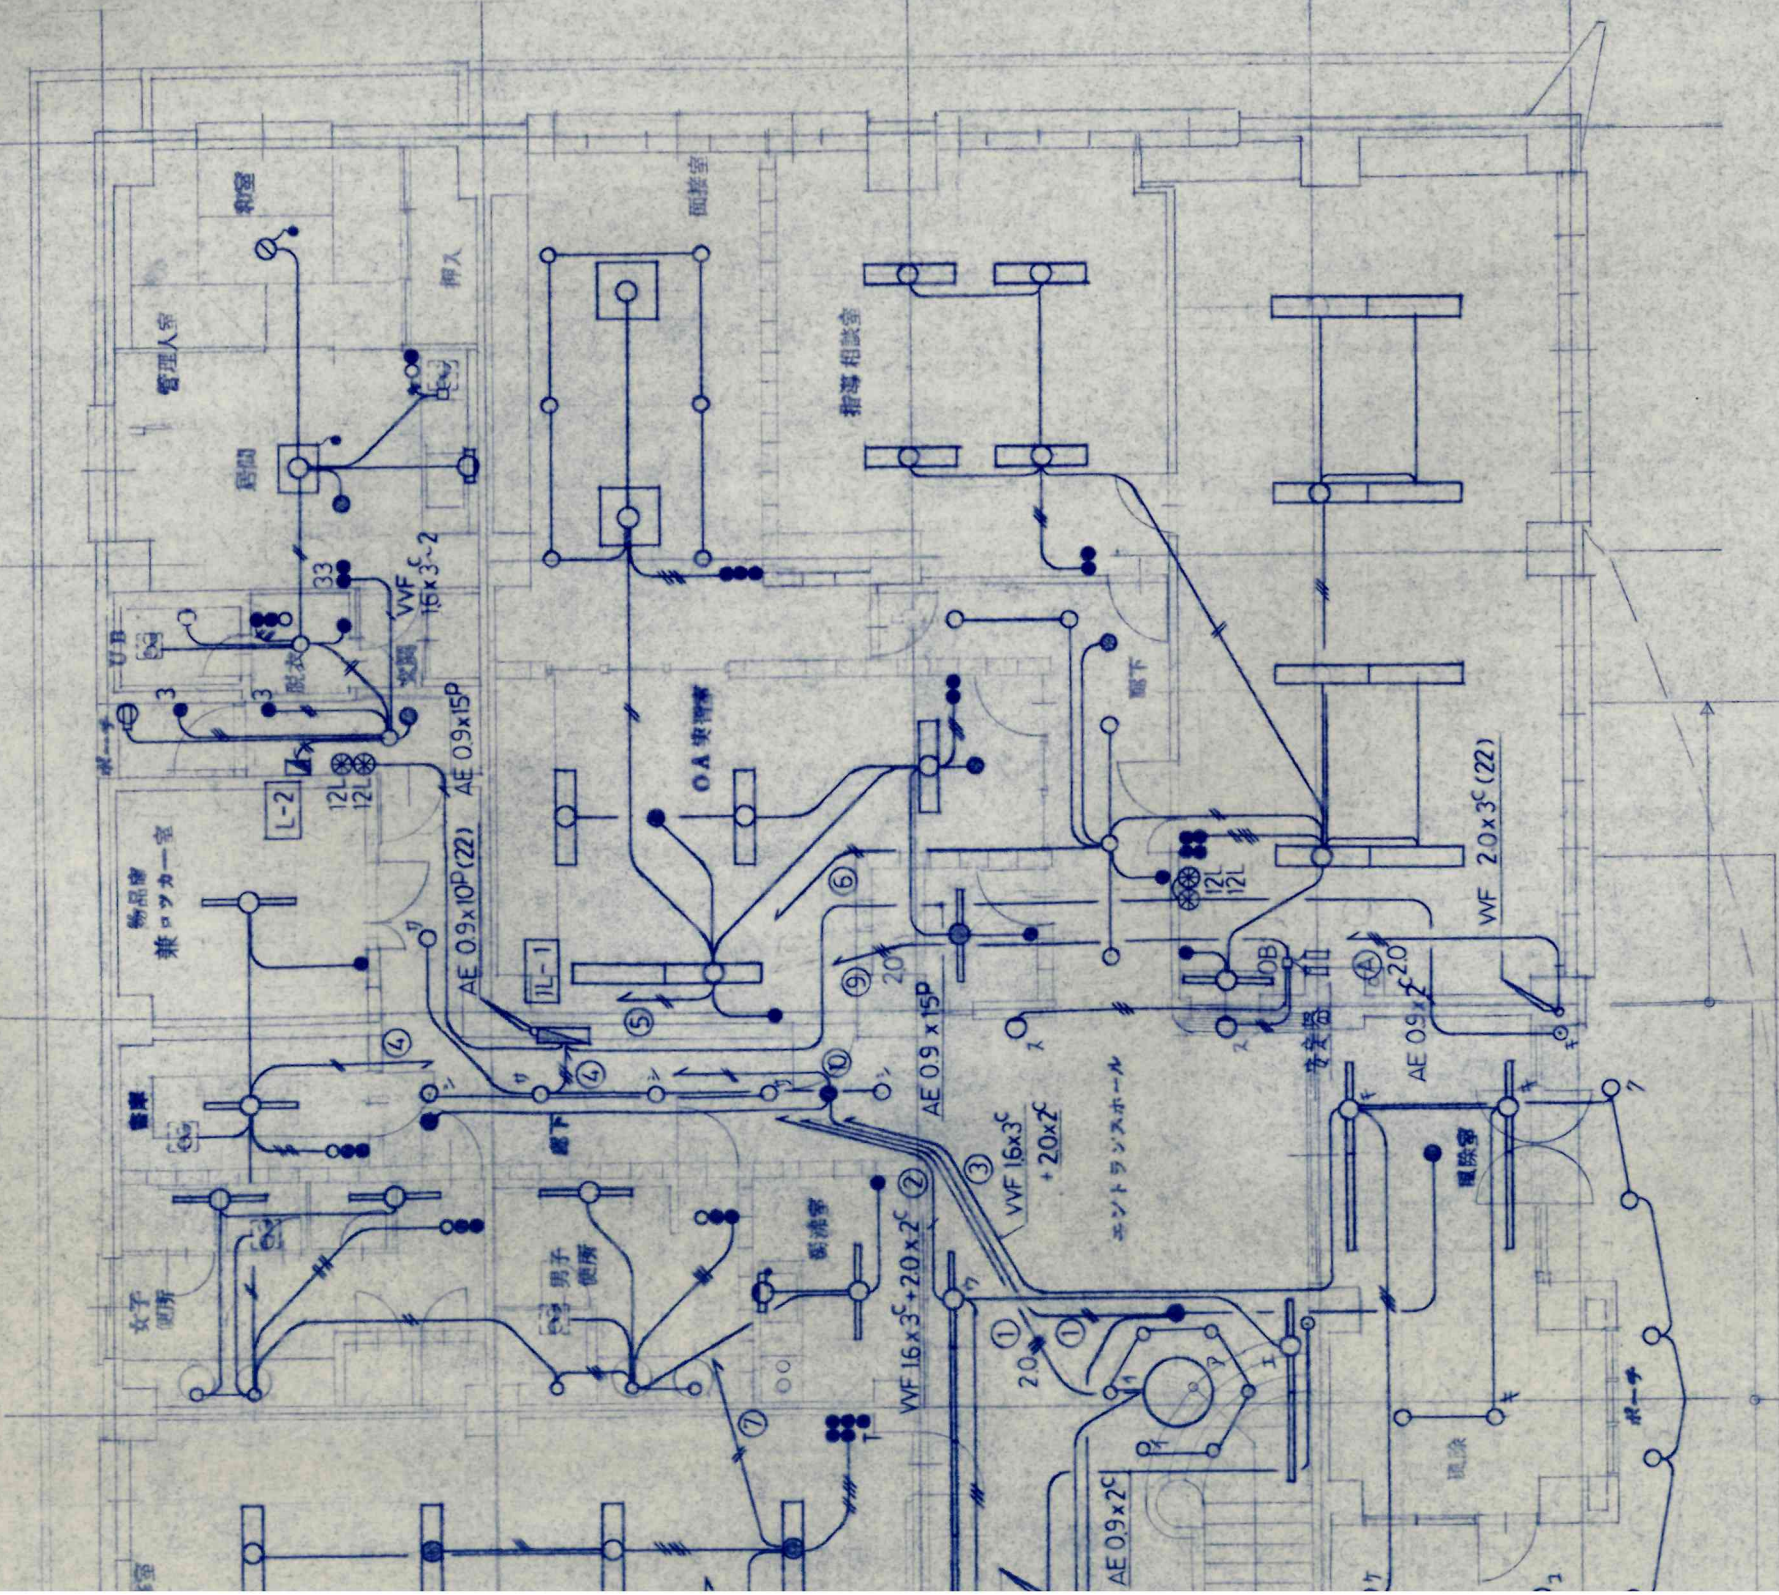

凡例	記号	名称	備考
●	●	埋込スイッチ (内建用)	1P/5A
●	●	スイッチ	1P/5A
○	○	スイッチ	1P/10A 30回路
○	○	スイッチ	2P/1A
○	○	スイッチ	2P/1A
○	○	照明器具	蛍光灯 天井付
○	○	照明器具	蛍光灯
○	○	非常灯	30吊
○	○	非常灯	白熱灯 電池内蔵
○	○	非常灯	蛍光灯
□	□	電灯分電盤	
□	□	天井換気扇	

図中記入なき配管配線は下図による			
16 (16)	IV	16 x 2	(PF 16)
—	—	VVF 16 x 2 ^c	(PF 16)
—	—	16 x 3 ^c	(PF 16)
—	—	16 x 2 ^c	(PF 22)
—	—	16 x 2 ^c 16 x 3 ^c	(PF 22)
—	—	20 x 2 ^c	(PF 16)
—	—	20 x 3 ^c	(PF 22)

講義室	401	4
講義室	20	1

OA実習室	Fig - 3	- 402	5
OA実習室	K1 - IRS2	- 20	2

講義室	Fig - 2-1	402	8
講義室	Fig - 4	- 401	1

面接室	Fig - 7	- 554	2
面接室	Fig - 11	- 18	6

ランスホール	150	2
--------	-----	---

放送室	K1 - FSS4	- 401	1
-----	-----------	-------	---

廊下	K1 - IRS2	- 20	1
廊下	Fig - 10-1	- 18	5

指導相談室	FRS3	- 402	4
-------	------	-------	---




機械室			
FCR1	- 401	4	
FBS3	- 401	1	

学習室			
FRS8	- 402	4	
K1 - FRS8	- 402	2	

調理実習室			
FRS3	- 402	2	
K1 - FRS3	- 402	2	

雑用室			
FRS3	- 201	1	
Fig - 8	- 151	1	

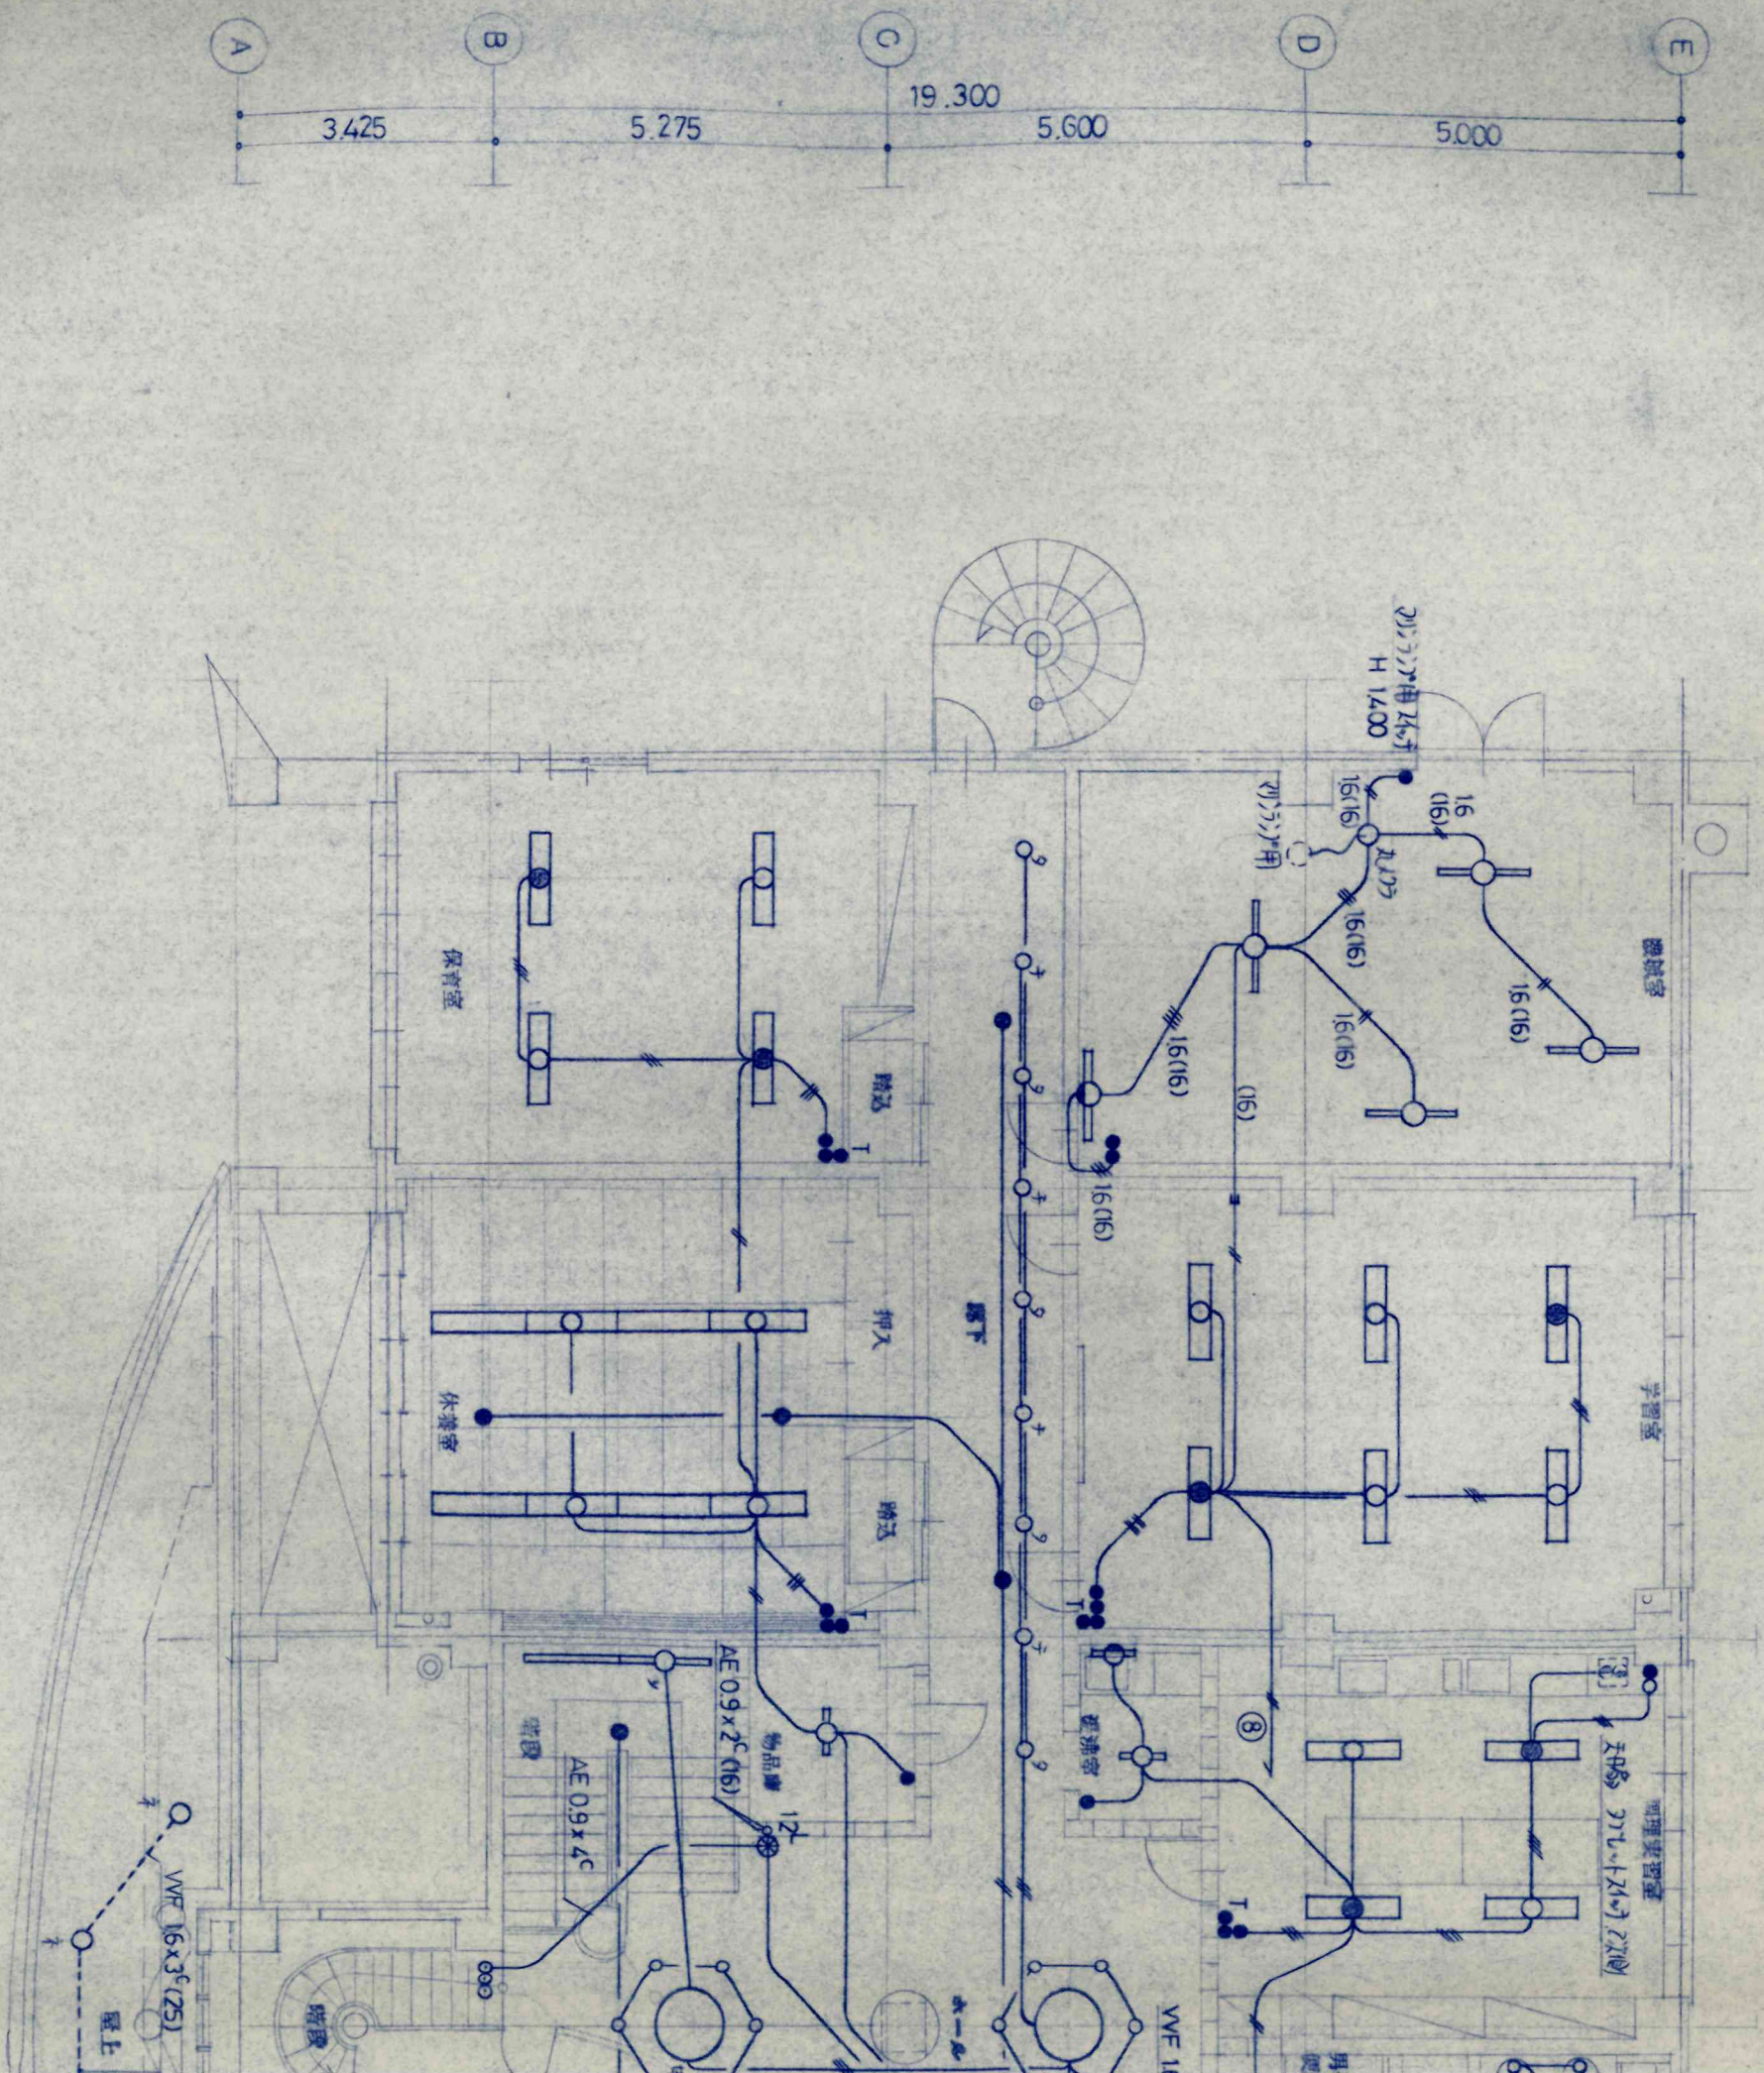

保育室			
FSS4	- 402	2	
K1 - FSS4	- 402	2	

休養室			
Fig - 22	- 402	8	
K1 - IRS2	- 20	2	

物品庫			
FSS4	- 201	1	

地下			
Fig - 10-2	- 27	9	

階段			
Fig - 4	- 401	2	

屋上			
Fig - 23	- 400	4	






一般建築士事務所 北海道知事登録(上)204
 株式会社 創明建築設計事務所
 SOUMEI ARCHITECTS & ENGINEERS

旭川市8条通1丁目右1号
 ☎ (0166) 代26-1338
 F A X 26-2305

管理建築士
 1級建築士登録第143974号
 三 嶋 幸 利

工事名

セントラルプラザ新築工事

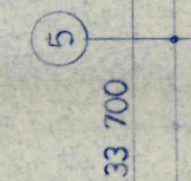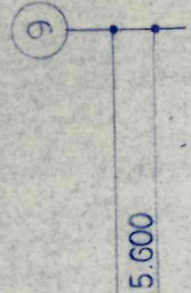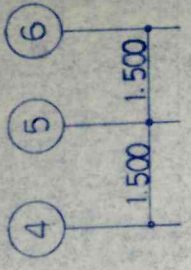

階段	
Fig - 10-2	- 27 2
Fig - 17	- 100 4

物入	
FSS4	- 201 1

物入	
FSS4	- 201 1
FSS4	- 401 1


女子 便所	
FSS1	- 401 1
Fig - 10-1	- 18 3

女子 便所	
402	2
402	2

男子 便所	
FRS3	- 402 4
K1 - IRS2	- 20 1

男子 便所	
Fig - 5	- 201 2
Fig - 10-1	- 18 2

男子 便所	
201	1
151	1

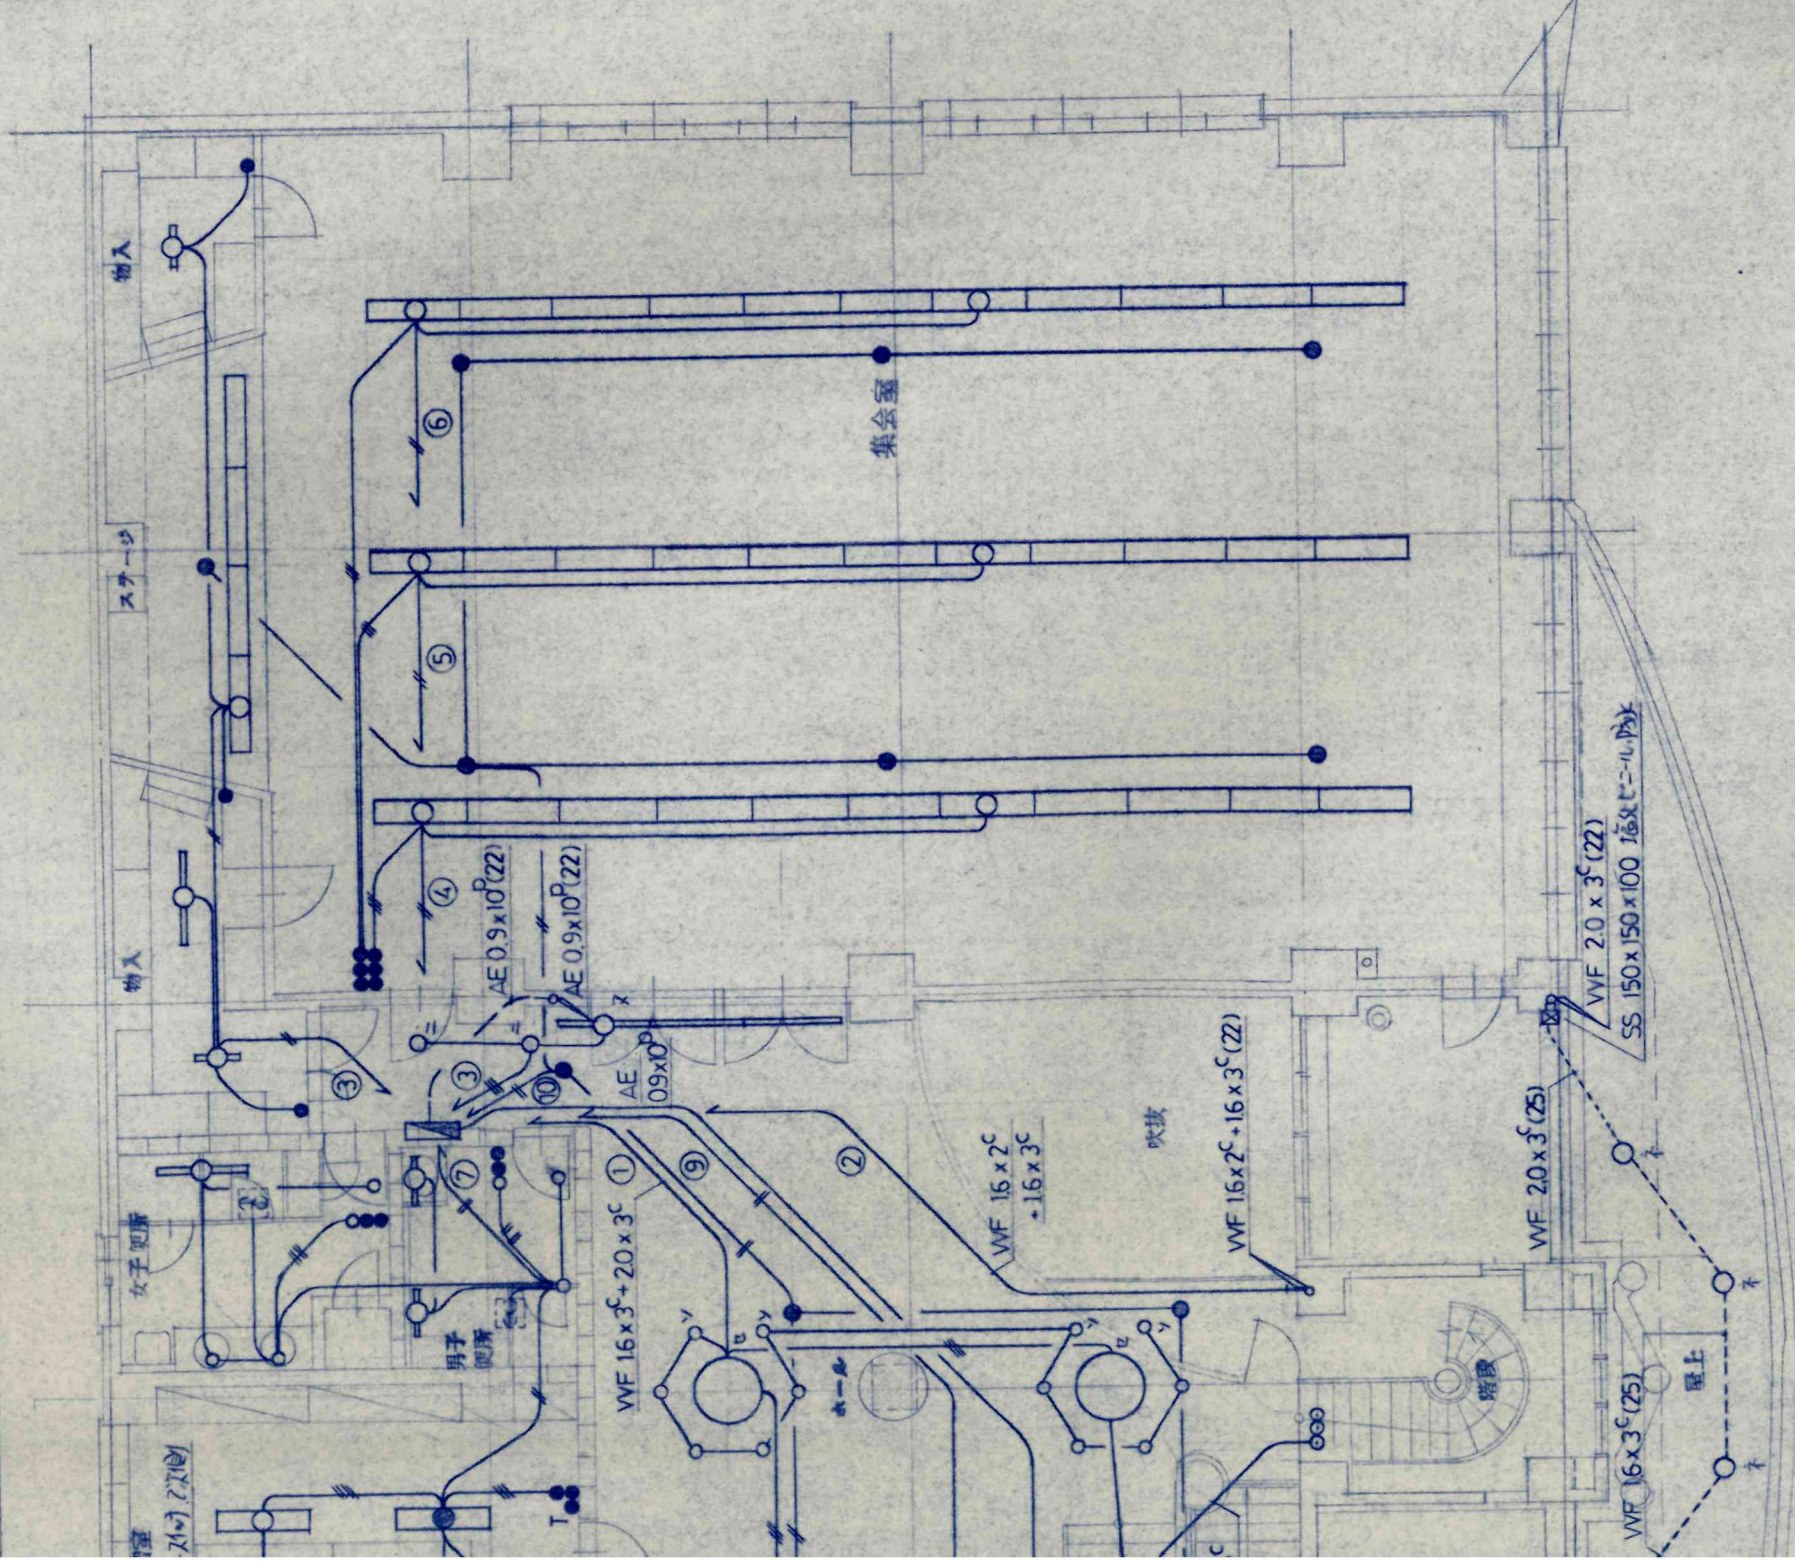

集会室	
Fig - 1 - 402	33
K1 - IRS2 - 20	6

物入	
Fig - 4 - 401	3
Fig - 6 - 403	2
Fig - 10-1 - 18	12
Fig - 10-2 - 27	2
K1 - IRS2 - 20	6

物入	
- 201	1

上	
- 400	4